


RZUT PRZYZIEMIENIA
skala 1 : 50

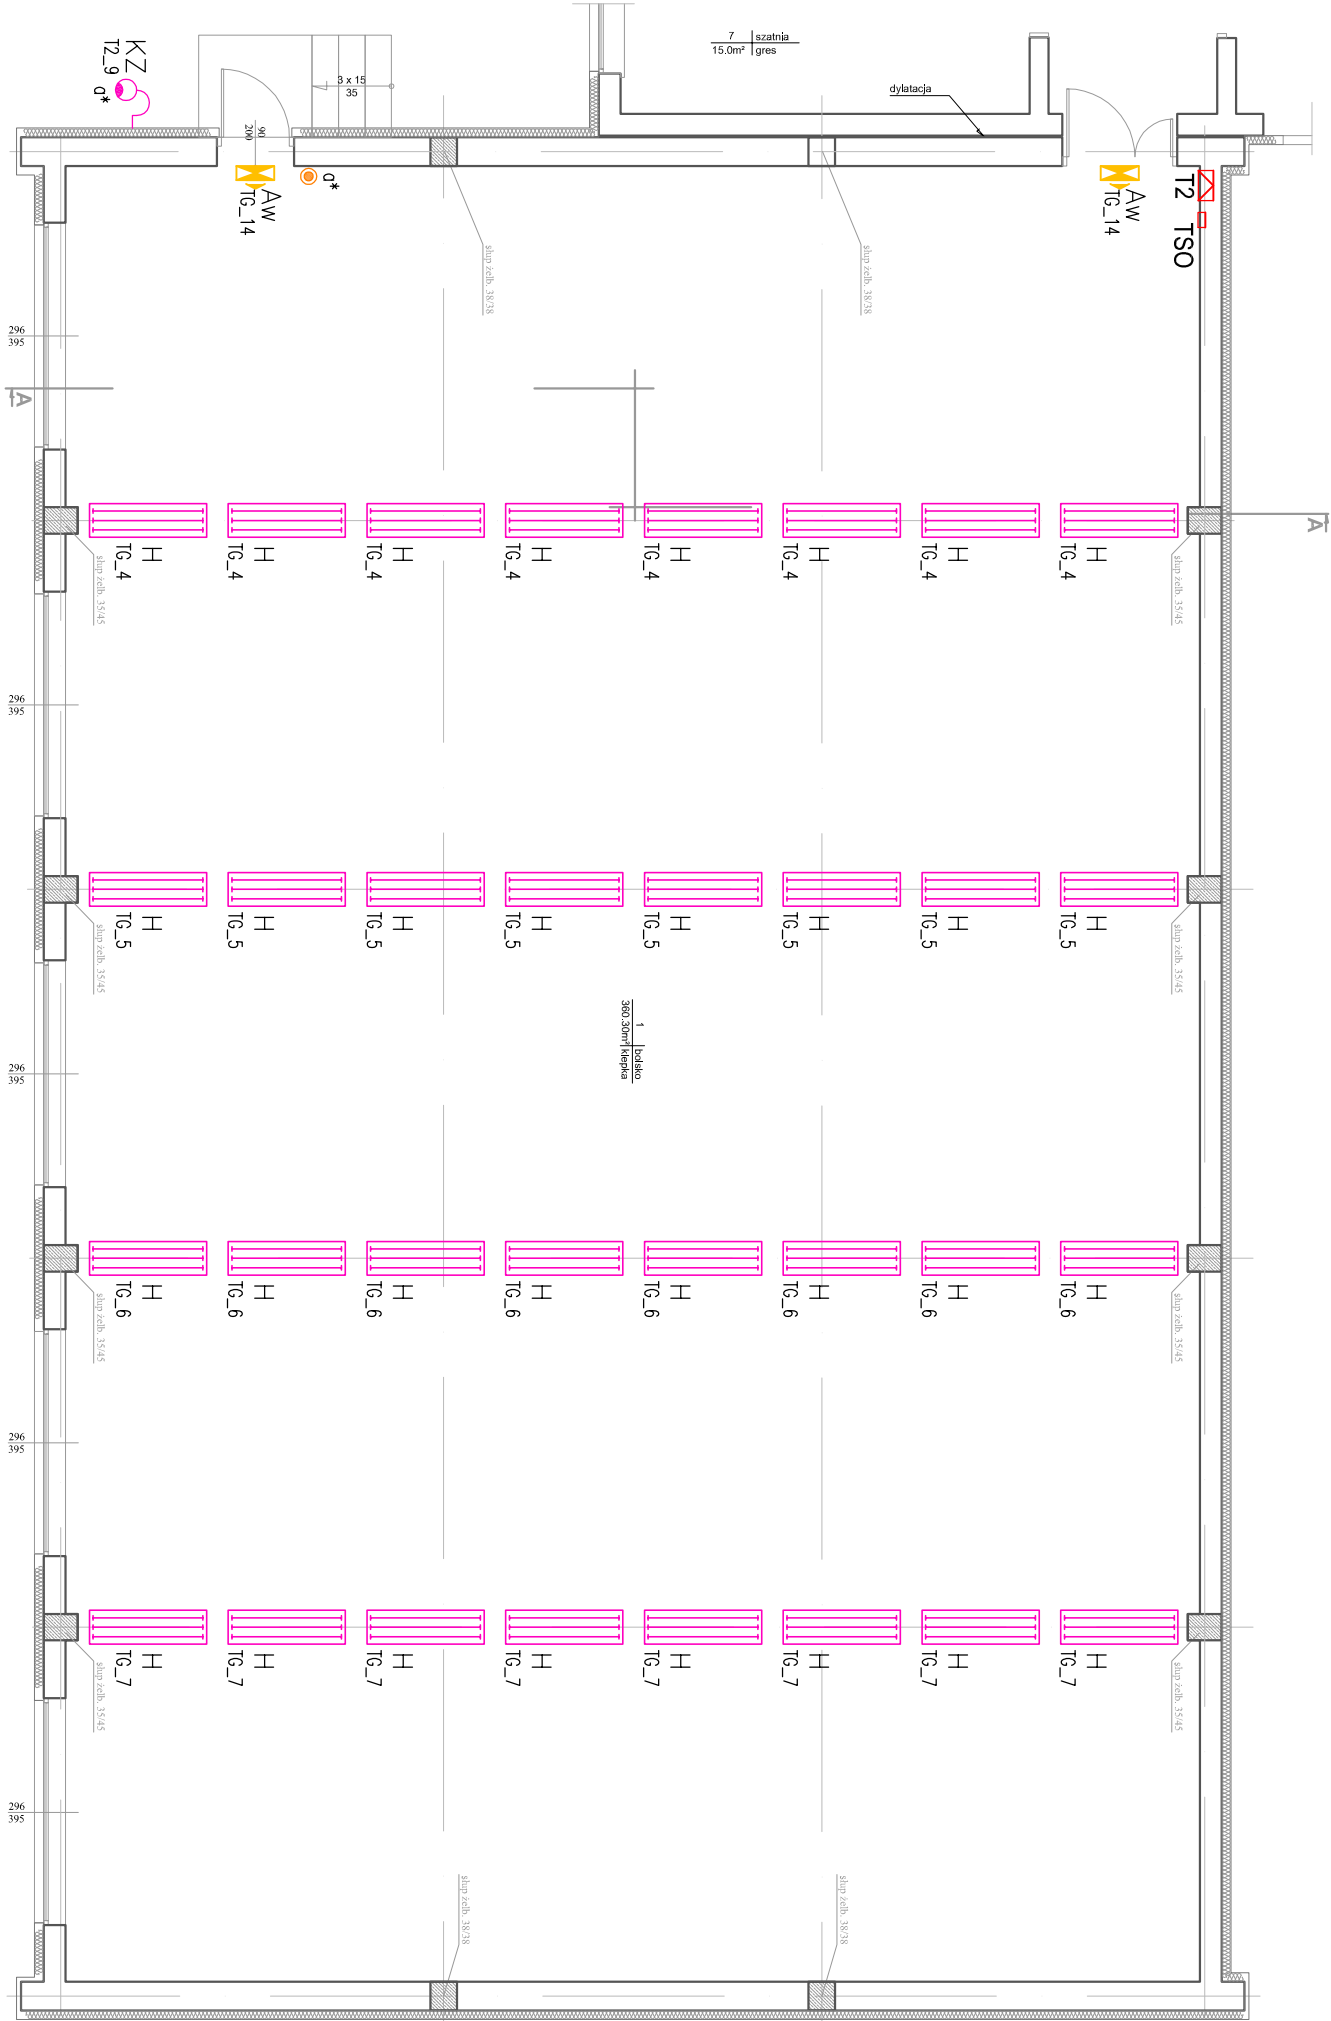

UWAGI I OBJAŚNIENIA

H	—	Oprawa ES—SYSTEM 1141001 SG 358 / 3 x T8 58W
Aw	—	Oprawa ośw. ewakuacyjnego MONITOR1 LED z piktogramem ; 2h

1. Oprawy oświetlenia podstawowego sali montować do korytek perforowanych. przykręcanych do dźwigarów.
2. Oprawy ośw. ewakuacyjnego montować we wnękach ściennych.

Projektant:	BIURO ARCHITEKTONICZNO - KONSTRUKCYJNE " ANBUD " S.C. ; MIEDZYBORÓW, ul. Poniatowskiego 3		
Temat opracowania:	PROJEKT BUDOWLANY SALI GIMNASTYCZNEJ Z ZAPLECZEM		
Lokalizacja:	TRZCIANNNA GMINA NOWY KAWĘCZYN, dz. nr 65/1, 65/2		
Investor:	URZĄD GMINY W NOWYM KAWĘCZYNI	Nr rys. : E-06	
Tytuł rys.:	RZUT SALI GIMNASTYCZNEJ. PLAN INSTALACJI OŚWIETLENIOWEJ	Skala : 1 : 100	XI . 2012
Projektant : mgr inż. EDWARD KOPEĆ		Sprawdzający : mgr inż. IRENA KOPEĆ	
upr.bud. : 44/93/Lw w specj. inżynierii bez ograniczeń w zokr. sieci i instalacji elektrycznych		upr.bud. : 43/93/Lw w specj. inżynierii bez ograniczeń w zokr. sieci i instalacji elektrycznych	